



本設配管平面図

S=1/500

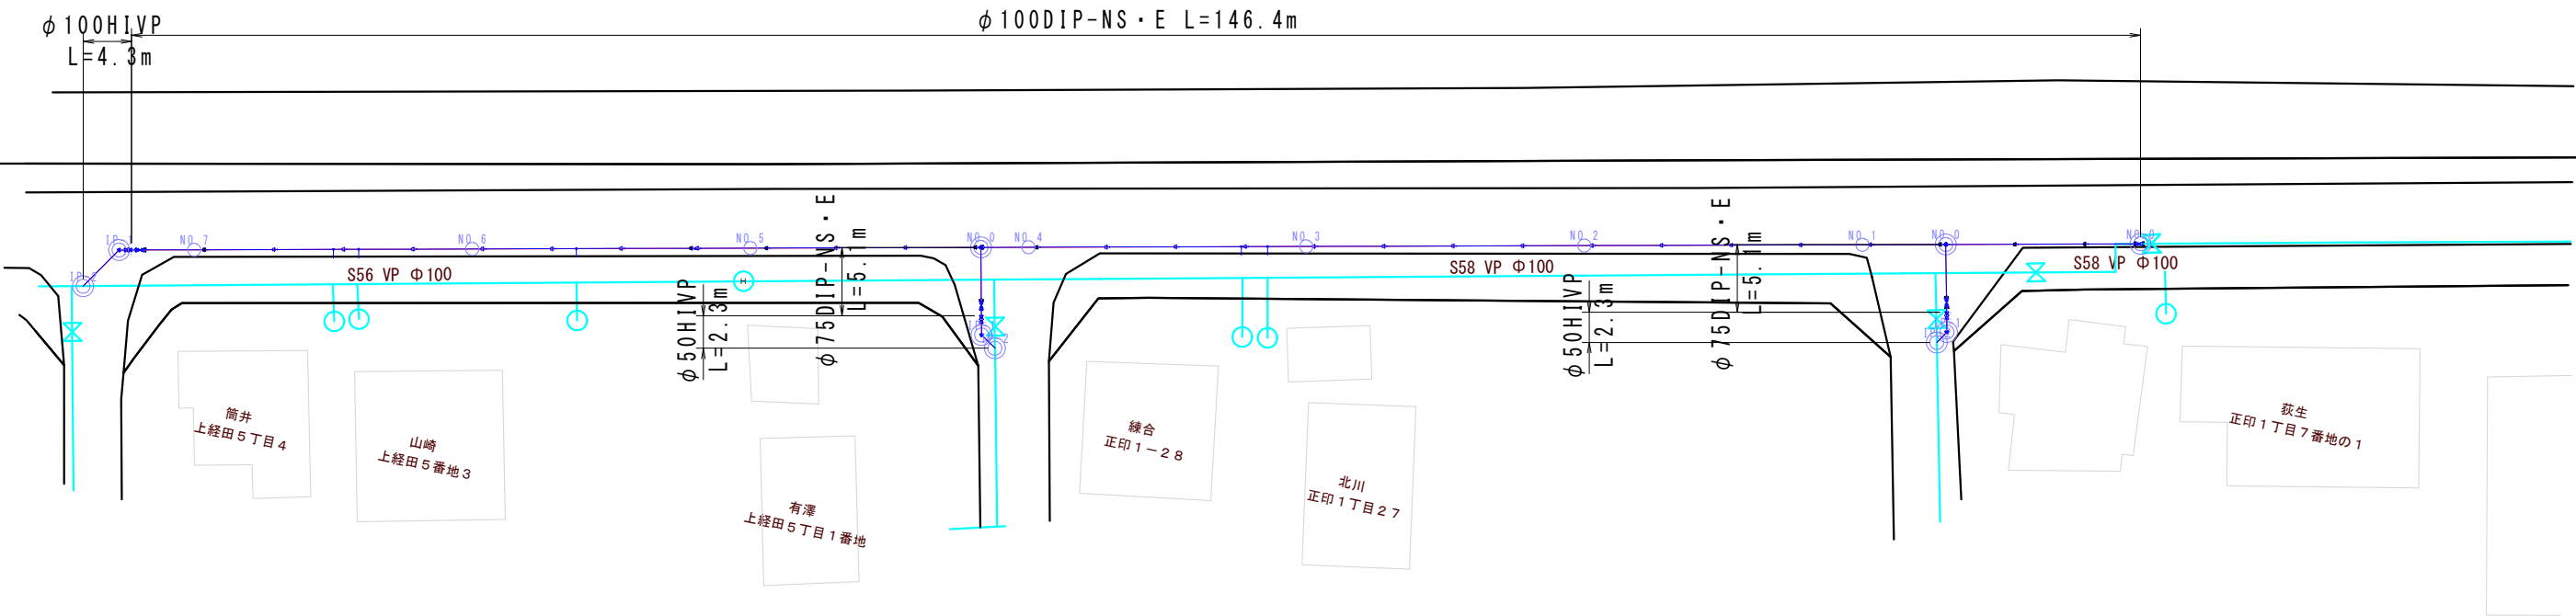

本設配管詳細図

S=Free

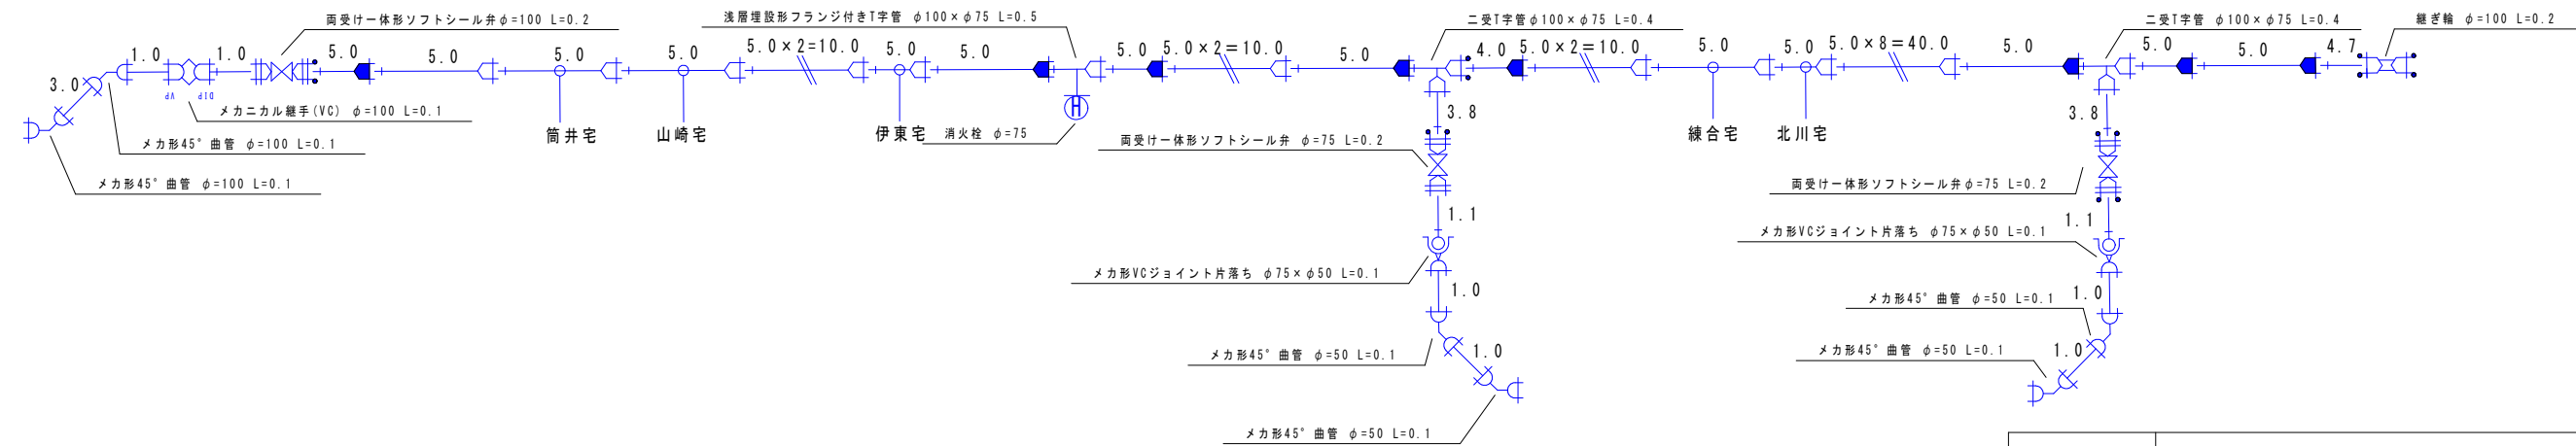


凡 例

- NS形E種継手
- NS形E種継手(ライナー)
- N-Link

工事名	町道正印西部線配水管布設替工事（第1工区）		
図面名	本設配管平面図・詳細図		
事業者名	上市町水道事業		
縮尺	図示	図面番号	1 / 2

## 町道As管土工図

H=1.0m

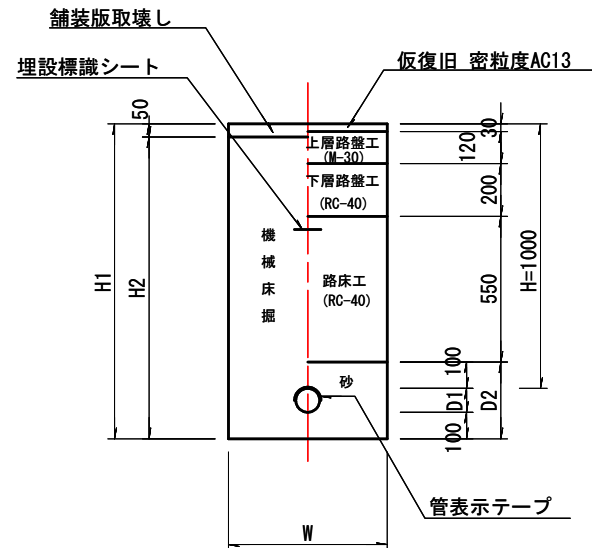


### 管土工寸法表


口径	W			D1	D2	H1	H2
	DIP-GX	DIP NS(E)	VP/PP				
100	600	600	600	120	320	1220	1170
75	600	600	600	90	290	1190	1140
30		—	600	40	240	1140	1090
25以下		—	600	30	230	1130	1080

## 仕切弁室詳細図


(D=1.0m)

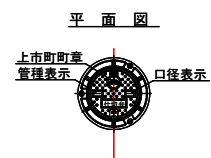

断面図

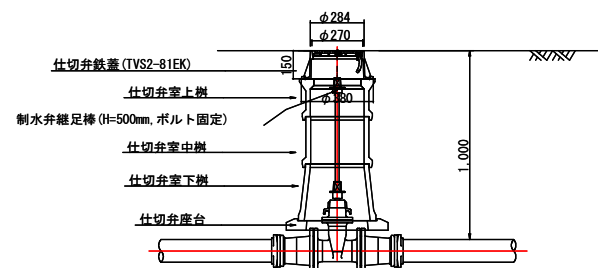


町道As BOX撤去土工

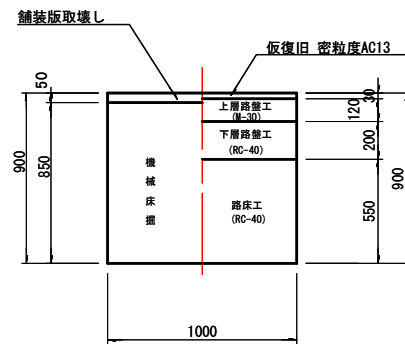


## 路面復旧工標準図

## 町道As本復旧工

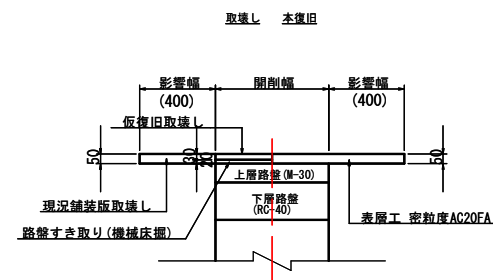


### 地下式消火栓室詳細図


(D=1.0m)

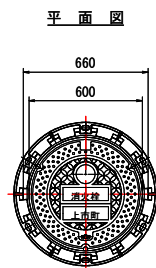


## 断面图

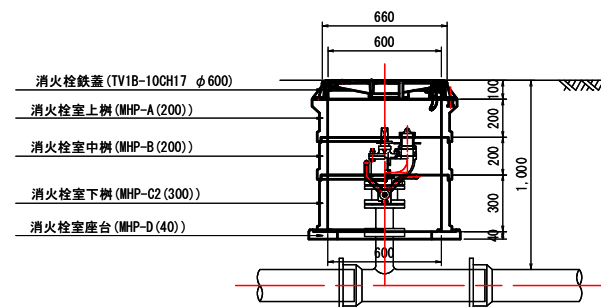


宅内As給水管土工

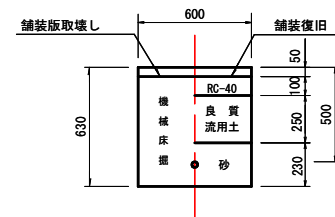


宅内Co給水管土工

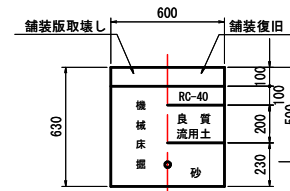

宅内Gr給水管土工

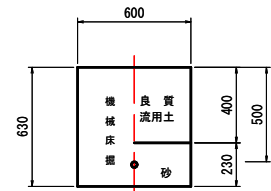

## 給水管標準図

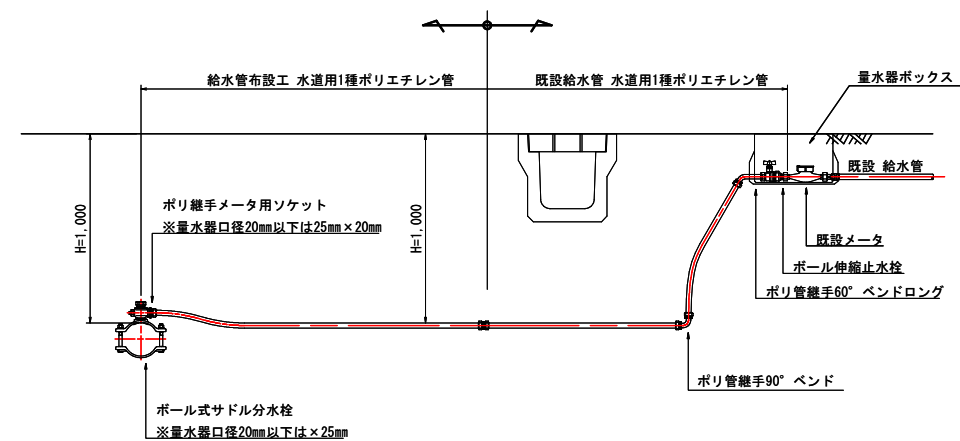

注) サドル分水栓設置箇所に識別マーカ―を埋設すること。

工事名	町道正印西部線配水管布設替工事（第 1 工区）		
図面名	本設配管平面図・詳細図		
事業者名	上市町水道事業		
縮尺	図示	図面番号	2 / 2