



# 本設配管平面図

S=1/500

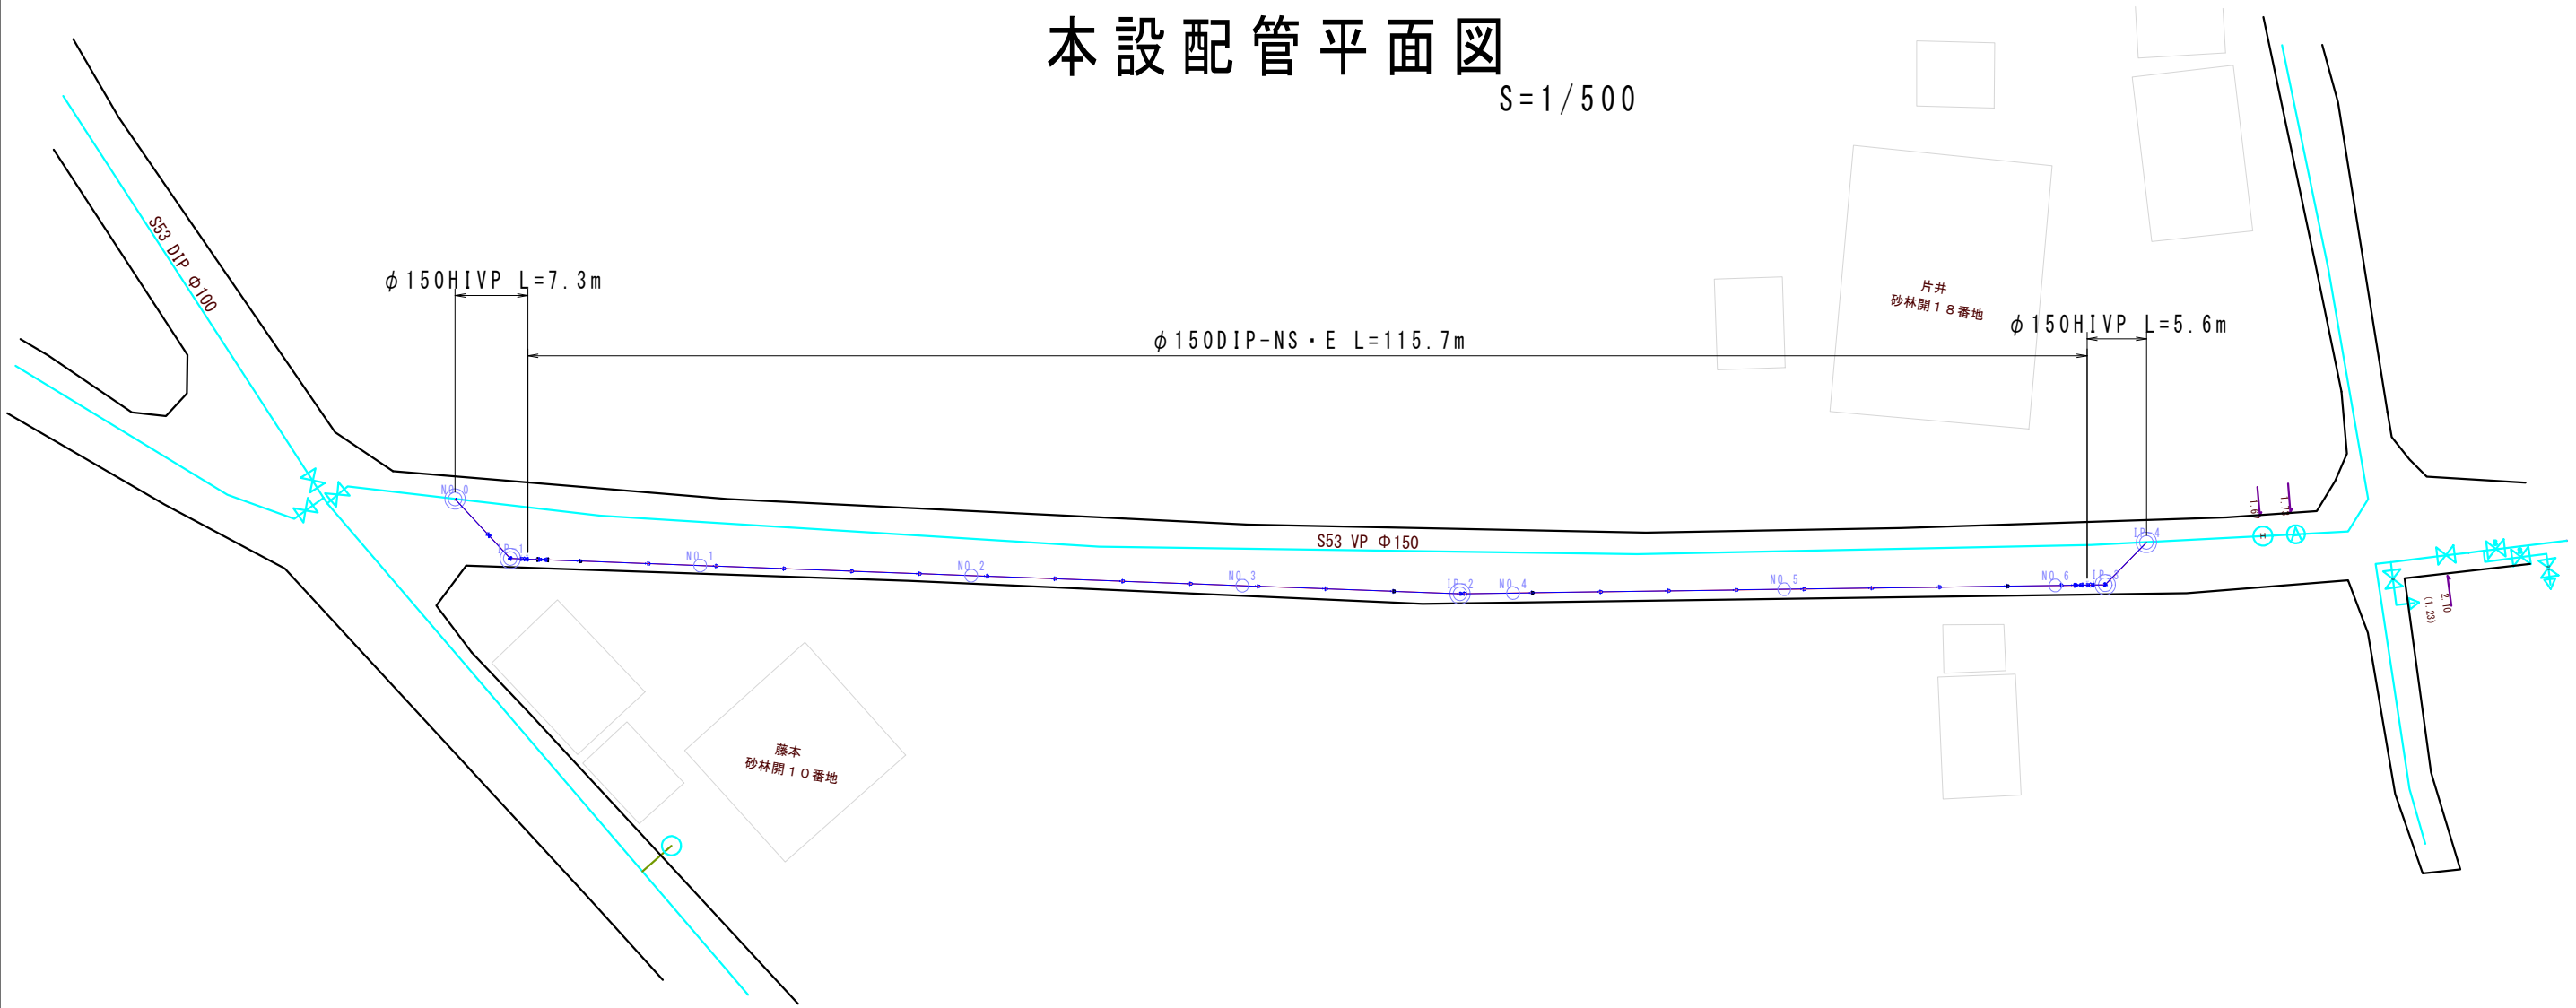

# 本設配管詳細図

S=Free

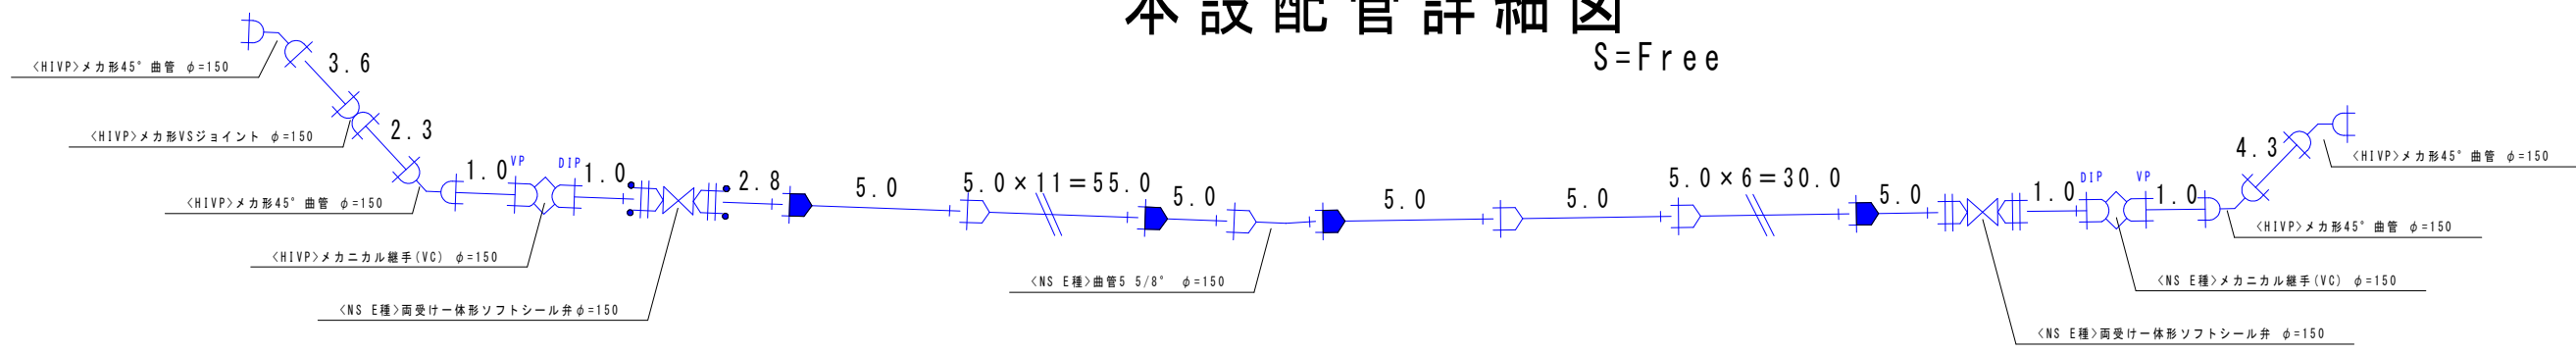


## 凡 例

- NS形E種継手
- NS形E種継手(ライナー)
- N-Link

工事名	町道斉ノ神片地線配水管布設替工事		
図面名	本設配管平面図・詳細図		
事業者名	上市町水道事業		
縮尺	図示	図面番号	1 / 2

町道As管土工図

H=1.0m


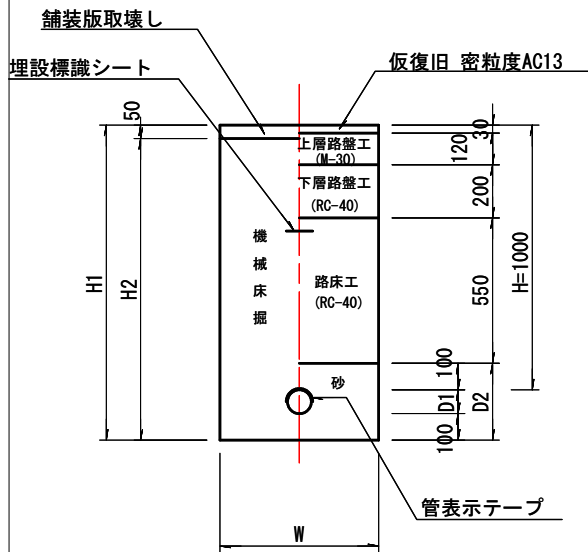


管土工寸法表


口径	W			D1	D2	H1	H2
	DIP-GX	DIP-NS(E)	VP/PP				
100	600	600	600	120	320	1220	1170
75	600	600	600	90	290	1190	1140
30		—	600	40	240	1140	1090
25以下		—	600	30	230	1130	1080

仕切弁室詳細図

(D=1.0m)

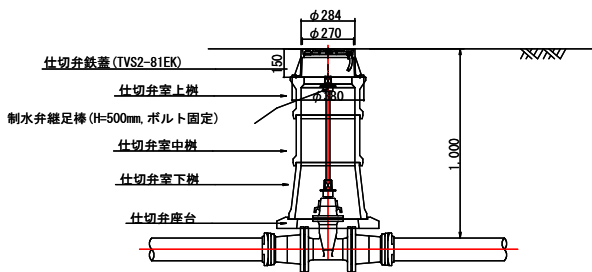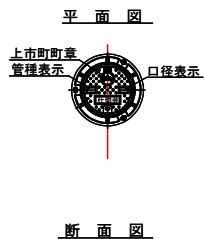


町道As BOX撤去土工

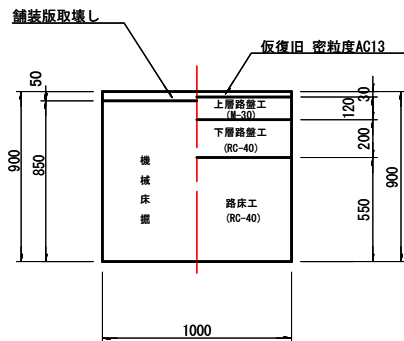



路面復旧工標準図

町道As本復旧工

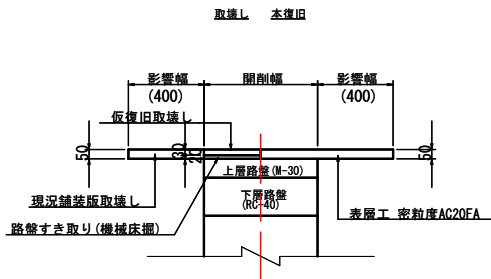


地下式消火栓室詳細図


(D=1.0m)

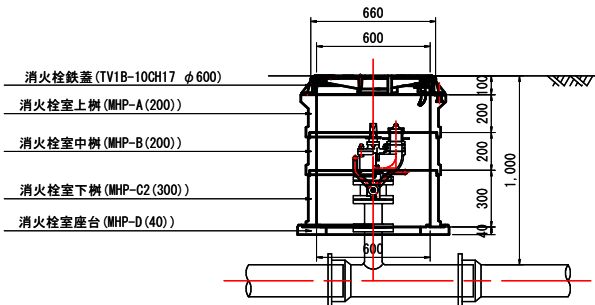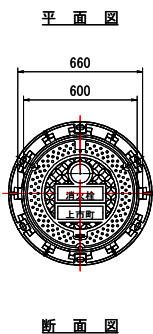


宅内As給水管土工

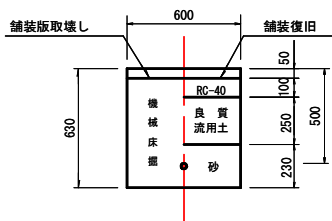


宅内Co給水管土工

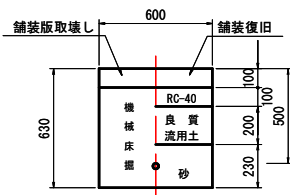

宅内Gr給水管土工


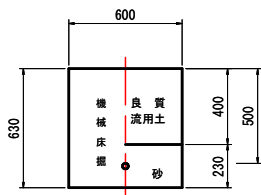


給水管標準図

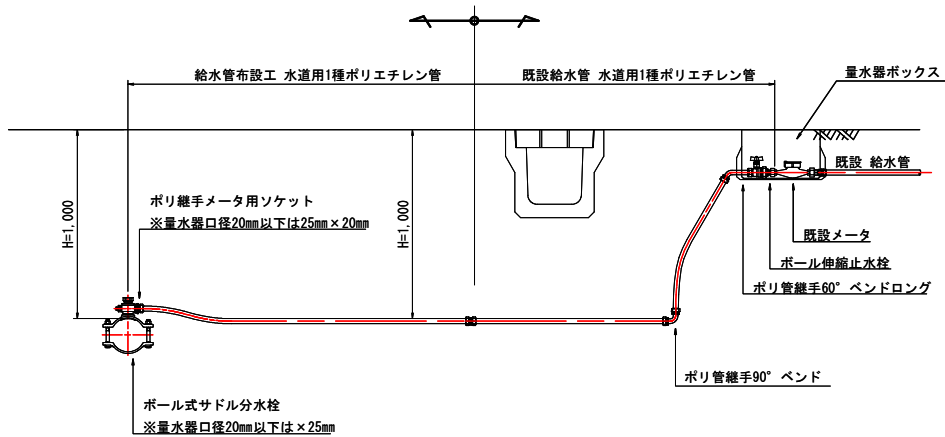

連合管・給水管標準図

 注) サドル分水栓設置箇所に識別マーカを埋設すること。

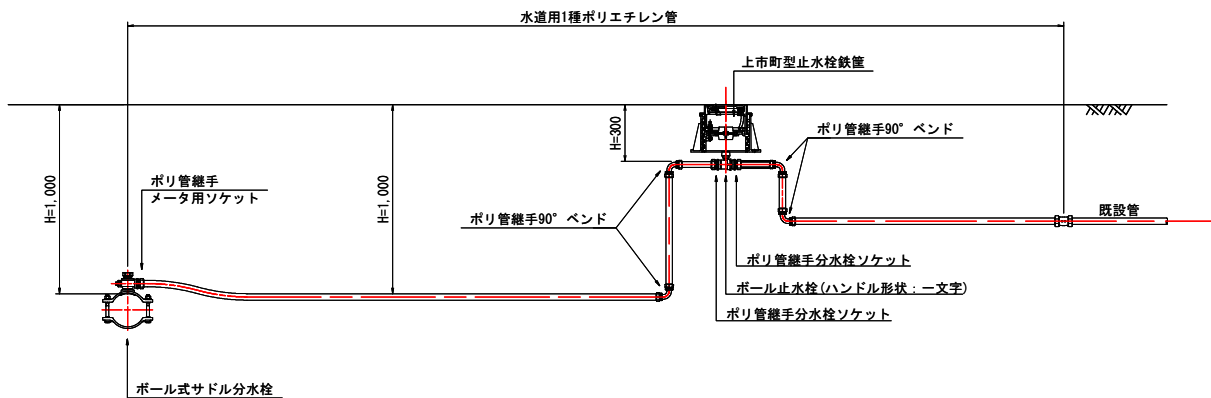

注) サドル分水栓設置箇所に識別マーカを埋設すること。

工事名	町道斉ノ神片地線配水管布設替工事		
図面名	管土工図・各種詳細図		
事業者名	上市町水道事業		
縮尺	S=Free	図面番号	2 / 2