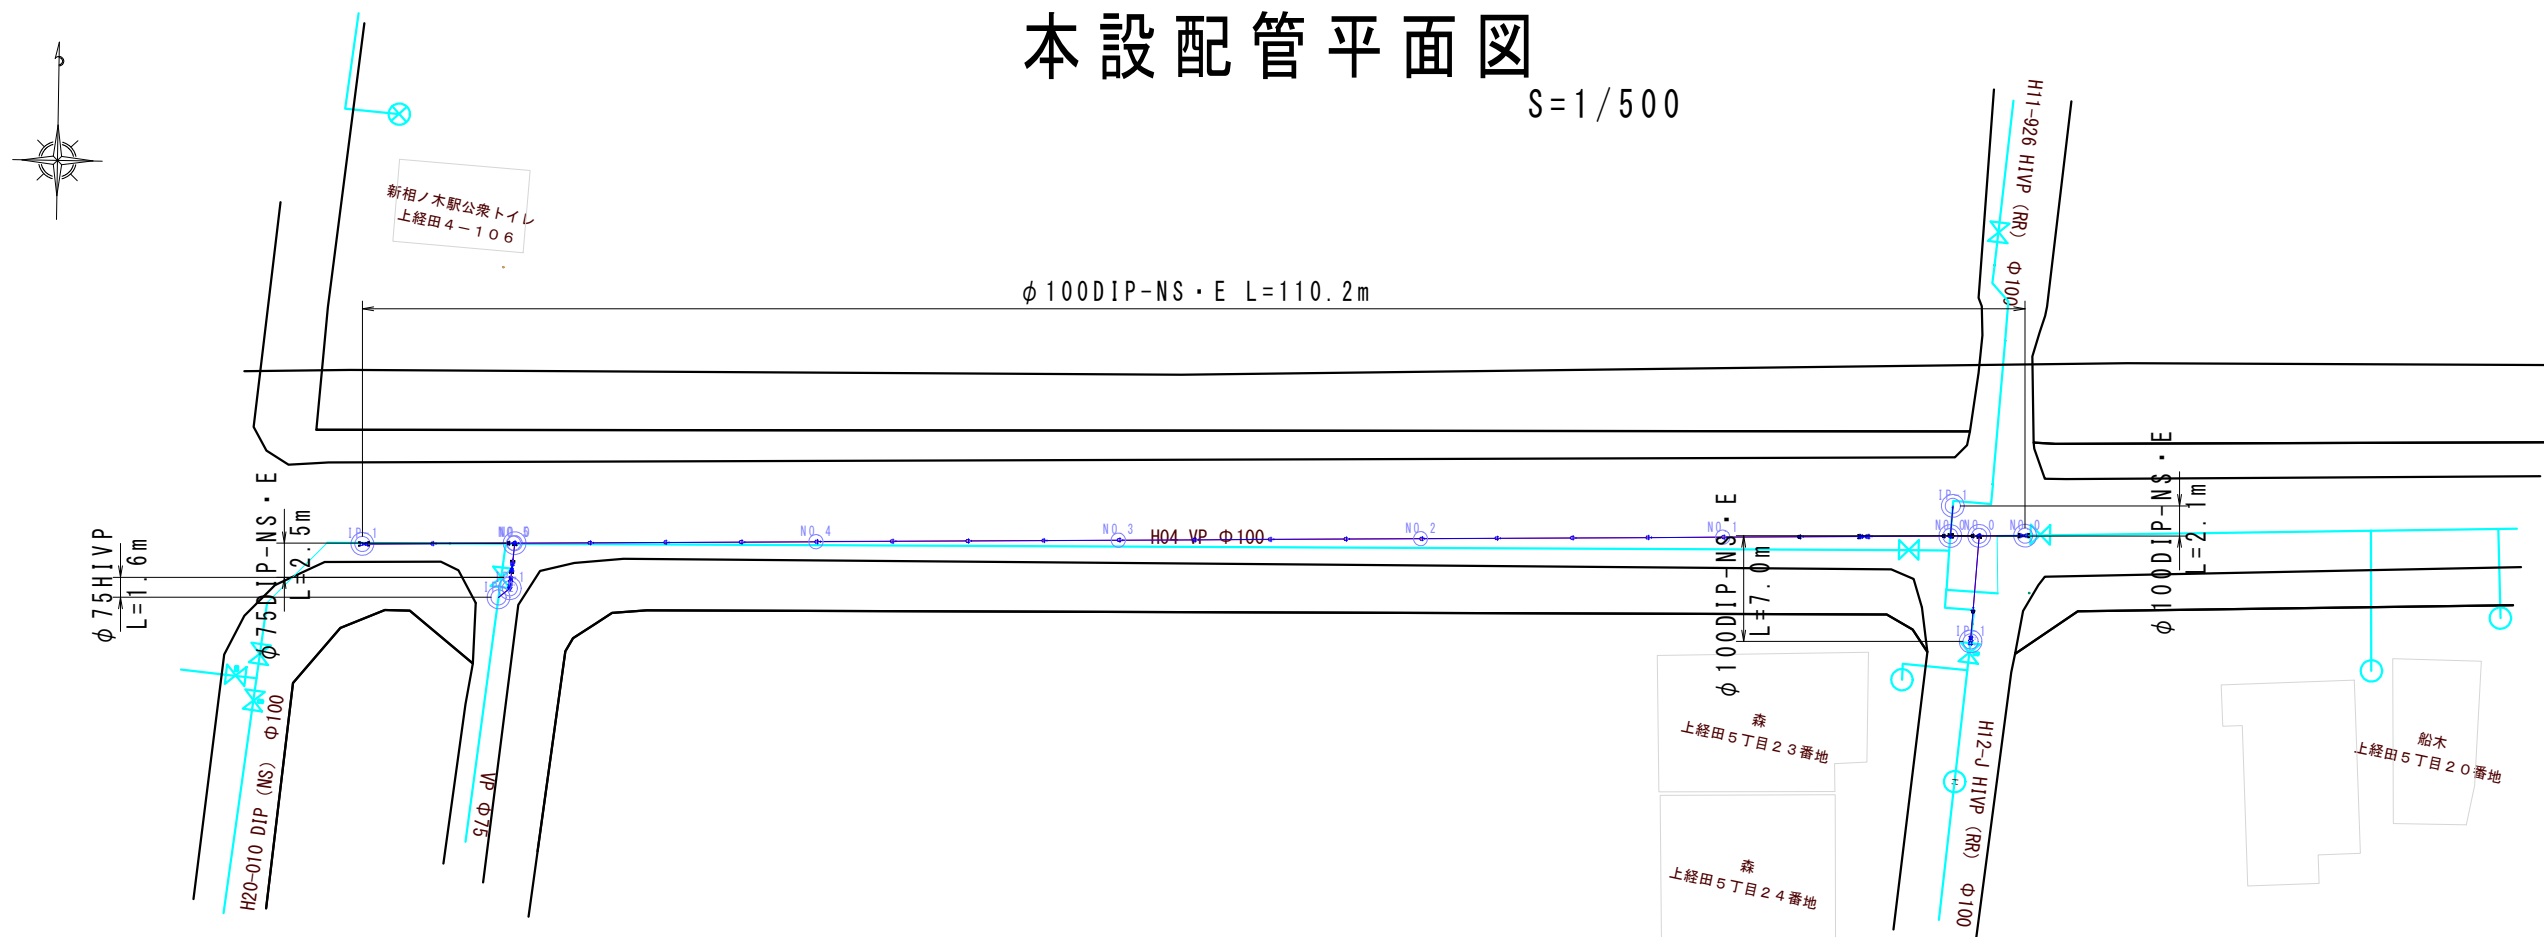


$$S = 1 / 500$$


$S = \text{Free}$

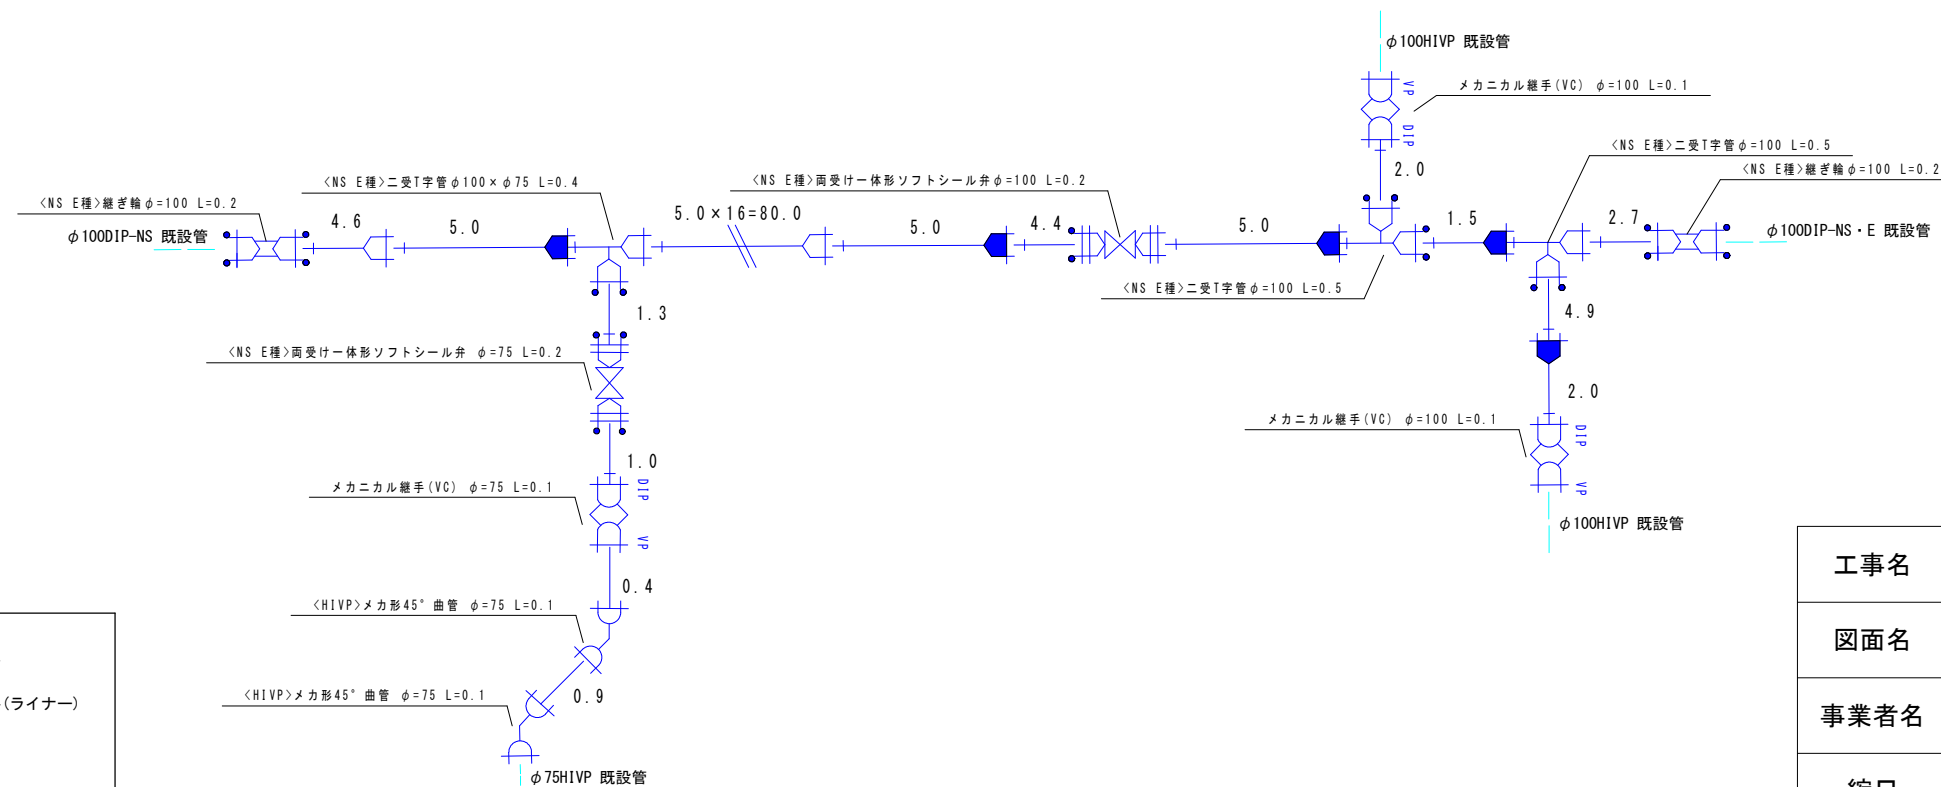



Diagram illustrating three types of Ethernet connectors and their corresponding RJ45 jack symbols:

- Top: NS形E種継手 (NS Type E Connector) with a standard RJ45 jack symbol.
- Middle: NS形E種継手 (ライナー) (NS Type E Connector (Liner)) with a liner RJ45 jack symbol.
- Bottom: N-Link with an N-Link RJ45 jack symbol.

工事名	町道正印西部線配水管布設替工事（第3工区）		
図面名	本設配管平面図・詳細図		
事業者名	上市町水道事業		
縮尺	図示	図面番号	1 / 2


町道As管土工図

H=1.0m

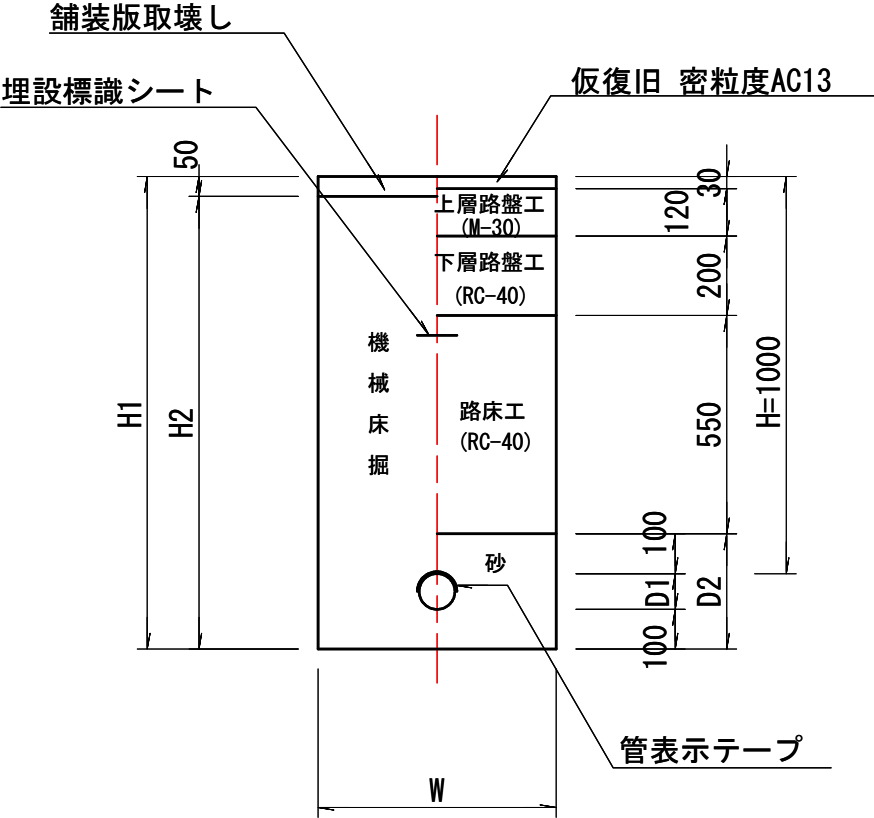


仕切弁室詳細図

(D=1.0m)

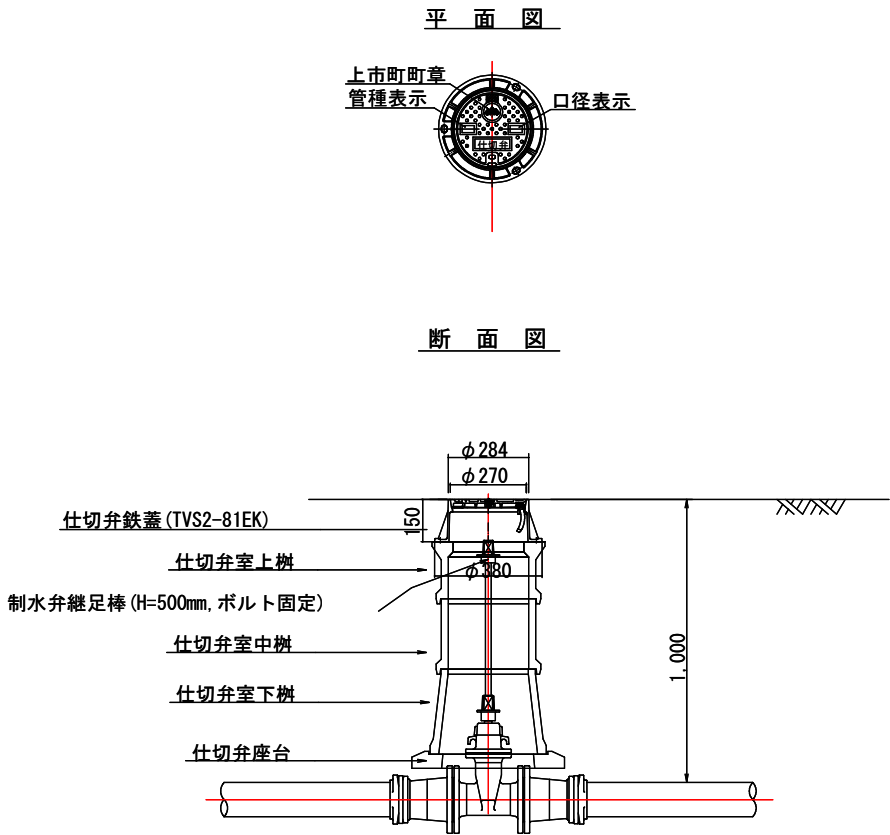


町道As BOX撤去土工

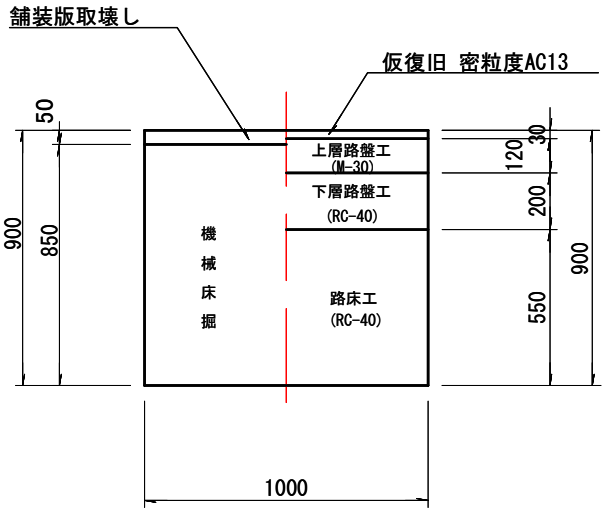

路面復旧工標準図

町道As本復旧工

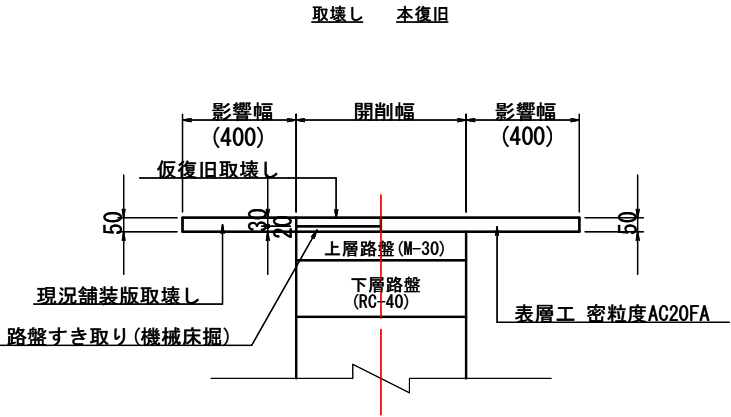

管土工寸法表

口径	W			D1	D2	H1	H2
	DIP-GX	DIP NS (E)	VP/PP				
100	600	600	600	120	320	1220	1170
75	600	600	600	90	290	1190	1140

工事名	町道正印西部線配水管布設替工事（第3工区）		
図面名	管土工図・各種詳細図		
事業者名	上市町水道事業		
縮尺	S=Free	図面番号	2 / 2